


DIAGRAMA UNIFILAR ST-8  
(TIPO EMPOTRAR 240 V, 60 c/s)

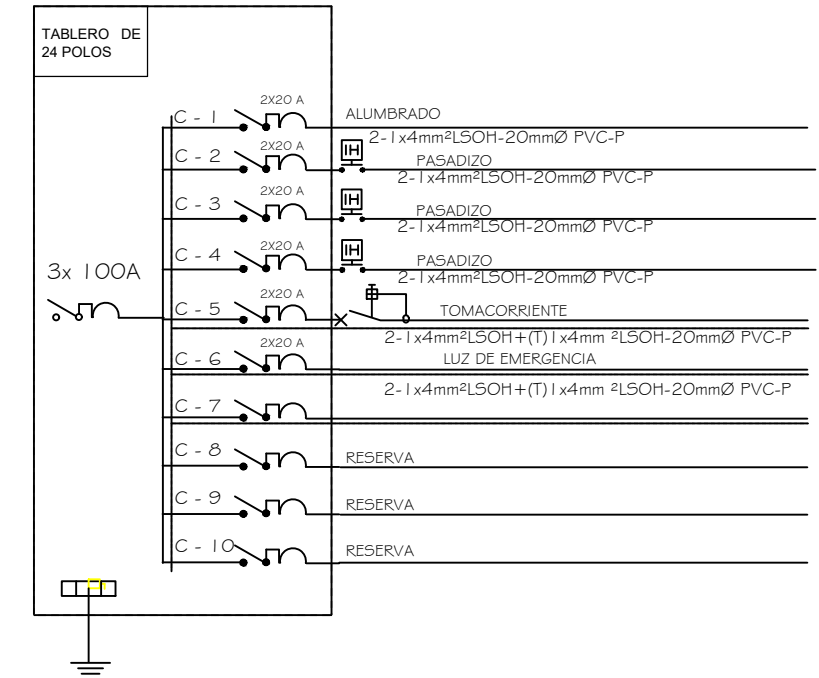

INSTALACIONES ELECTRICAS  
ESCALA 1/50



ADQUISICIÓN DE UN (1) ASCENSOR PARA EL PI N°2085919 "CONSTRUCCIÓN E IMPLEMENTACIÓN DE LA EAP DE INGENIERÍA MECANICA DE FLUIDOS - UNMSM"

UBICACIÓN:  
AV.OSCAR R. BENAVIDES (ex colonial) CIUDAD UNIVERSITARIA

PLANO:

DIBUJO:  
EJLM

ESCALA:  
VARIADA

FECHA:  
ABRIL- 2023

D-01